
  
**MAPA DO CELÓW PROJEKTOWYCH**  
 Skala 1:500  
 sekcja 5.177.30.03.2.4, 5.177.30.04.1.3, 5.177.30.04.1.1, 5.178.30.24.3.3

województwo Wielkopolskie  
 dz. nr. wg zakresu  
 j. ew. 301503\_2 Miedzichowo  
 j. ew. 301502\_5 Lwówek  
 Układ Współrzędnych: PL 2000/5  
 Geodezyjny Układ Odniesienia : PL-ETRF89

powiat Nowotomyski  
 GK.6642.1502.2019  
 obręb: 0012 Bolewice  
 obręb: 0004 Gronsko  
 Układ Wysokościowy: Kronstadt 60

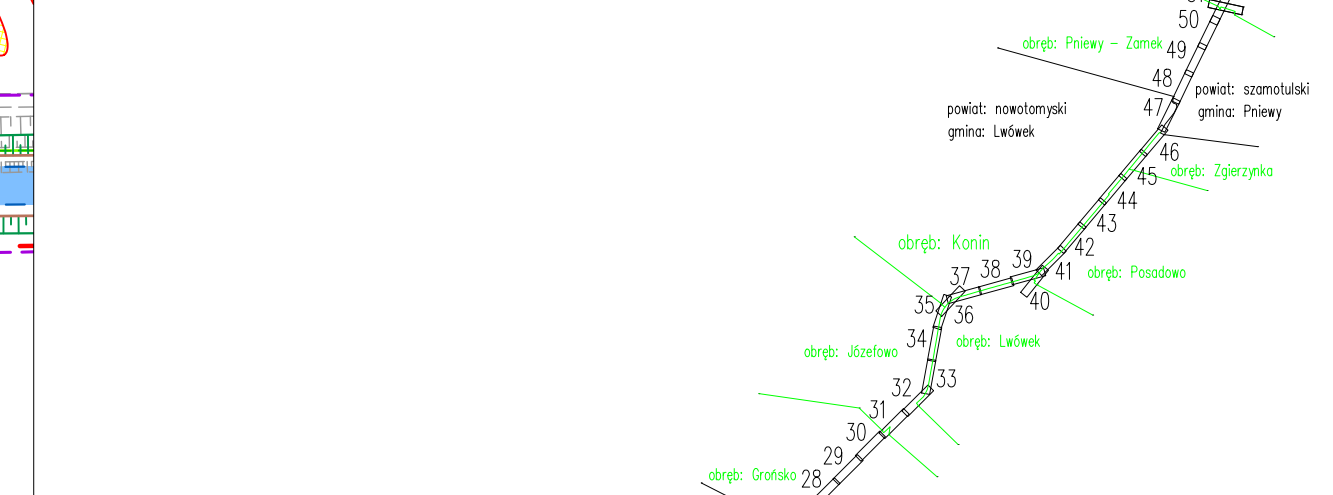

Mapa aktualna w oznaczonym zakresie w dniu 24.04.2020 r.

*Nie wyklucza się istnienia w terenie sieci uzbrojenia terenu nie ujawnionych na mapie. Mapę sporządzono bez ustalen obciążen służebności gruntowych.*



Szczyt przeglądowy arkuszy map  
 Ark 26/52

Potwierdzam, że kopia mapy do celów projektowych jest zgodna z oryginałem.  
**LAFRENTZ POLSKA Sp. z o.o.**  
 ul. Kamiennogórska 22  
 GŁÓWNY PROJEKTANT  
 mgr inż. Michał Schmidt  
 Upr. Bud. Nr WKP/0248/POOD/07

INWESTOR:			
 <b>GDDKiA</b>		Generalny Dyrektor Dróg Krajowych i Autostrad reprezentowany przez GDDKiA Oddział w Poznaniu ul. Siemiradzkiego Sa, 60-763 Poznań	
JEDYNOŚĆ PROJEKTOWA:			
 <b>LAFRENTZ POLSKA sp. z o.o.</b> Lafrentz		ul. Kamiennogórska 22, 60-179 Poznań	
Branża:	Stadium:	Rewizja:	Nr rysunku:
	Projekt Budowlany	00	2
Zadanie:		Arkusz:	
<b>Rozbudowa drogi krajowej nr 92 na odcinku Bolewice - Pniewy od km 115+800 do km 130+300 w zakresie budowy ścieżki rowerowej, kanału technologicznego oraz wydłużenia pasa ruchu na prawo, przed skrzyżowaniem DK 92 z DK 24 w m. Pniewy</b>		03	
Tom:		Skala:	
<b>Projekt Zagospodarowania Terenu</b>		1:500	
Nazwa rysunku:		Data:	
<b>Plan Zagospodarowania Terenu</b>		03.2021	
Stanowisko:	Imię i nazwisko:	Branża:	Nr uprawnień:
Główny Projektant	mgr inż. Michał Schmidt	drogowa	WKP/0248/POOD/07
Projektant	mgr inż. Marta Lisowska	drogowa	WKP/0115/POOD/18
Sprawdzający	mgr inż. Tomasz Sobczak	drogowa	WKP/0096/POOD/04
Projektant	mgr inż. Janusz Wilczyński	elektroenergetyczna	257/98/UW
Sprawdzający	mgr inż. Ireneusz Wasiak	elektroenergetyczna	275/02/DUW
Projektant	mgr inż. Jakub Dłużewski	sanitarna	WKP/0419/POOS/19
Sprawdzający	inż. Agnieszka Rak	sanitarna	SLK/1159/PWOS/06
Projektant	Janusz Borowczyk	telekomunikacyjna	0129/96/U
Sprawdzający	inż. Mieczysław Szukala	telekomunikacyjna	0003/96/U