

MAPA DO CELÓW PROJEKTOWYCH


Skala 1:500
sekcja 5.178.30.24.3.3, 5.178.30.24.3.2, 5.178.30.24.1.4

województwo Wielkopolskie
dz. nr. wg zakresu
j. ew. 301503_2 Miedzichowo
j. ew. 301502_5 Lwówek
Układ Współrzędnych: PL 2000/5
Geodezyjny Układ Odniesienia : PL-ETRF89


powiat Nowotomyski
GK.6642.1502.2019
obręb: 0012 Bolewice
obręb: 0004 Gronsko
Układ Wysokościowy: Kronstadt 60

Mapa aktualna w oznaczonym zakresie w dniu 24.04.2020 r.

Nie wyklucza się istnienia w terenie sieci uzbrojenia terenu nie ujawnionych na mapie. Mapę sporządzono bez ustalenia obciążenia służebności gruntowych.

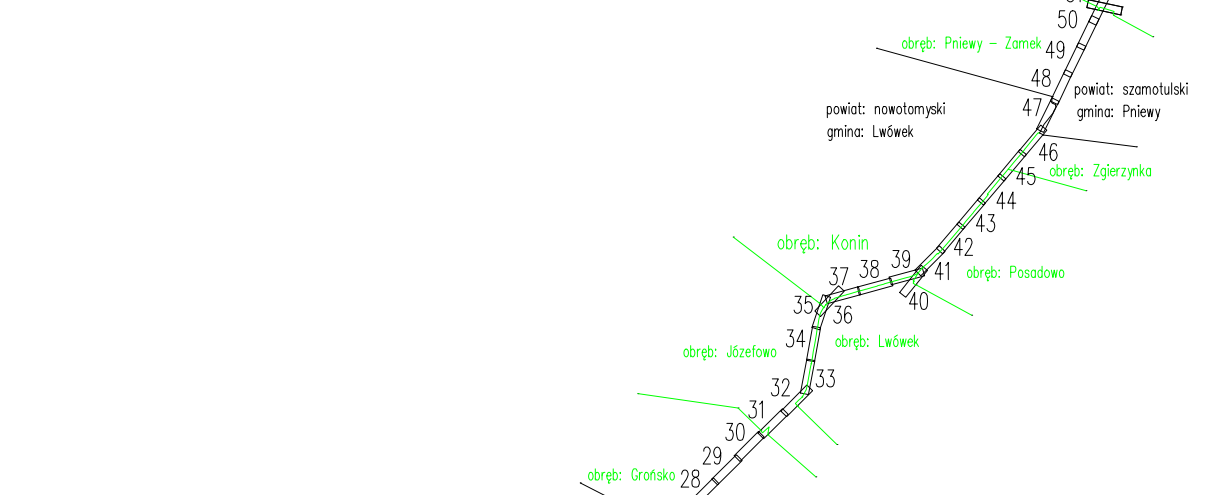

Szkie przeglądowy arkuszy map
Ark 27/52

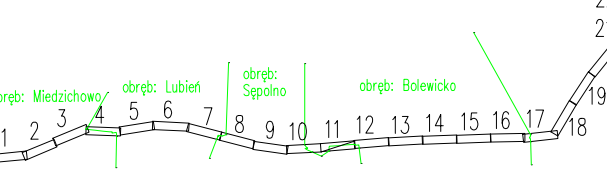

Starosta Nowotomyski
TOMASZ JAKUBCZAK
ul. Kamiennogórska 22
60-179 Poznań
NIP 891-150-99-07
REGON 142220008
G E O D E T A
mgr inż. Tomasz Jakubczak
upr. Zaw. 1114261

Potwierdzam, że kopia mapy do celów projektowych jest zgodna z oryginałem.
LAFRENTZ POLSKA Sp. z o.o.
Poznań, ul. Kamiennogórska 22
GŁÓWNY PROJEKTANT
mgr inż. Michał Schmidt
Upr. Bud. Nr WKP/0248/POOD/07

INWESTOR:
Generalny Dyrektor Dróg Krajowych i Autostrad
reprezentowany przez
GDDKiA Oddział w Poznaniu
ul. Siemiradzkiego 5a, 60-763 Poznań

JEDNOSTKA PROJEKTOWA:
LAFRENTZ POLSKA sp. z o.o.
Lafrentz
ul. Kamiennogórska 22, 60-179 Poznań

Branża:	Stadium:	Rewizja:	Nr rysunku:
	Projekt Budowlany	00	2

Zadanie: **Rozbudowa drogi krajowej nr 92 na odcinku Bolewice - Pniewy od km 115+800 do km 130+300 w zakresie budowy ścieżki rowerowej, kanału technologicznego oraz wydłużenia pasa ruchu na prawo, przed skrzyżowaniem DK 92 z DK 24 w m. Pniewy**

Tom: **Projekt Zagospodarowania Terenu**
Skala: 1:500

Nazwa rysunku: **Plan Zagospodarowania Terenu**
Data: 03.2021

Stanowisko:	Imię i nazwisko:	Branża:	Nr uprawnień:
Główny Projektant	mgr inż. Michał Schmidt	drogowa	WKP/0248/POOD/07
Projektant	mgr inż. Marta Lisowska	drogowa	WKP/0115/POOD/18
Sprawdzający	mgr inż. Tomasz Sobczak	drogowa	WKP/0096/POOD/04
Projektant	mgr inż. Janusz Wilczyński	elektroenergetyczna	257/98/UW
Sprawdzający	mgr inż. Ireneusz Wasiak	elektroenergetyczna	275/02/DUW
Projektant	mgr inż. Jakub Dłużewski	sanitarna	WKP/0419/POOS/19
Sprawdzający	inż. Agnieszka Rak	sanitarna	SLK/1159/POOS/06
Projektant	Janusz Borowczyk	telekomunikacyjna	0129/96/U
Sprawdzający	inż. Mieczysław Szukała	telekomunikacyjna	0003/96/U