

### MAPA DO CELÓW PROJEKTOWYCH


Skala 1:500  
sekcja 5.178.30.19.4.2, 5.178.30.19.2.4, 5.178.30.20.1.3, 5.178.30.20.1.1

województwo Wielkopolskie  
dz. nr wg zakresu  
J. ew. 301502\_5 Lwówek  
Układ Współrzędnych: PL 2000/5  
Geodezyjny Układ Odniesienia: PL-ETRF89

powiat Nowotomyski  
GK.6642.1502.2019  
obręb: 0004 Grońsko  
Układ Wysokościowy: Kronstadt 60

Mapa aktualna w oznaczonym zakresie w dniu 24.04.2020 r.

*Nie wyklucza się istnienia w terenie sieci uzbrojenia terenu nie ujawnionych na mapie. Mapę sporządzono bez ustalenia obciążeń służebności gruntowych.*

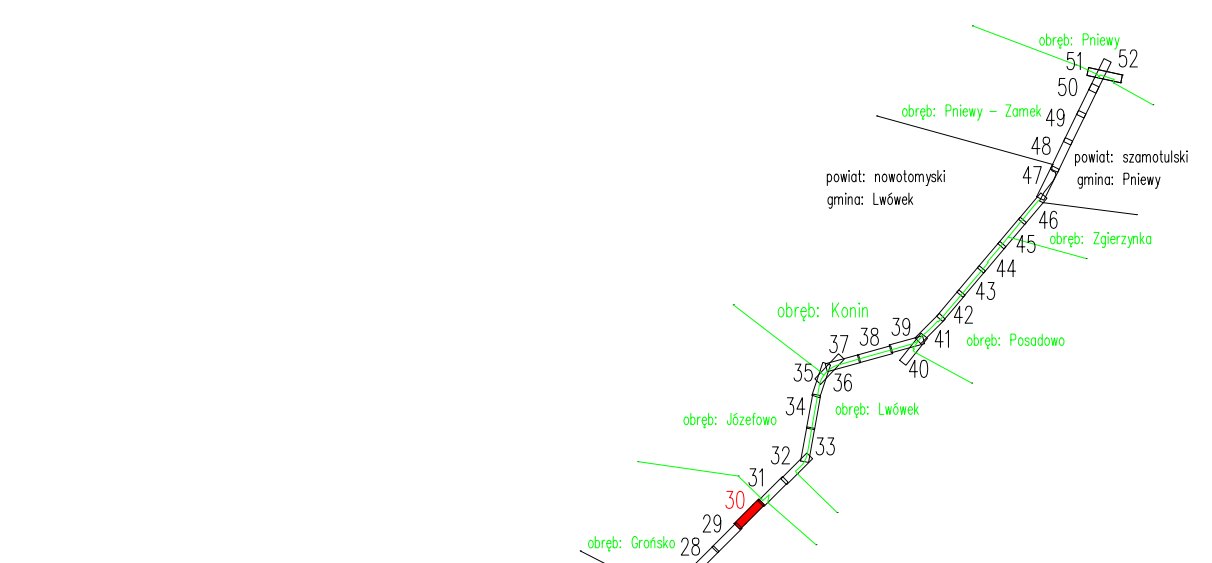

Potwierdzam, że kopia mapy do celów projektowych jest zgodna z oryginałem.

**LAFRENTZ POLSKA Sp. z o.o.**  
ul. Kamiennogórska 22, 60-179 Poznań

mgr inż. Michał Schmidt  
Upr. Bud. Nr WKP/0248/POOD/07

INWESTOR:			
		Generalny Dyrektor Dróg Krajowych i Autostrad reprezentowany przez GDDKiA Oddział w Poznaniu ul. Siemiradzkiego 5a, 60-763 Poznań	
JEDYNOŚĆ PROJEKTOWA:			
		<b>LAFRENTZ POLSKA sp. z o.o.</b> ul. Kamiennogórska 22, 60-179 Poznań	
Branża:	Stadium:	Rewizja:	Nr rysunku:
	Projekt Budowlany	00	2
Zadanie:		Arkusz:	
Rozbudowa drogi krajowej nr 92 na odcinku Bolewice - Pniewy od km 115+800 do km 130+300 w zakresie budowy ścieżki rowerowej, kanału technologicznego oraz wydłużenia pasa ruchu na prawo, przed skrzyżowaniem DK 92 z DK 24 w m. Pniewy		07	
Tom:		Skala:	
Projekt Zagospodarowania Terenu		1:500	
Nazwa rysunku:		Data:	
Plan Zagospodarowania Terenu		03.2021	
Stanowisko:	Imię i nazwisko:	Branża:	Nr uprawnień:
Główny Projektant	mgr inż. Michał Schmidt	drogowa	WKP/0248/POOD/07
Projektant	mgr inż. Marta Lisowska	drogowa	WKP/0115/POOD/18
Sprawdzający	mgr inż. Tomasz Sobczak	drogowa	WKP/0096/POOD/04
Projektant	mgr inż. Janusz Wilczyński	elektroenergetyczna	257/98/UW
Sprawdzający	mgr inż. Ireneusz Wasiak	elektroenergetyczna	275/02/DUW
Projektant	mgr inż. Jakub Dzięwski	sanitarna	WKP/0419/POOS/19
Sprawdzający	inż. Agnieszka Rak	sanitarna	SLK/1159/PWOS/06
Projektant	Janusz Borowczyk	telekomunikacyjna	0129/96/U
Sprawdzający	inż. Miocysław Szukała	telekomunikacyjna	0003/96/U