


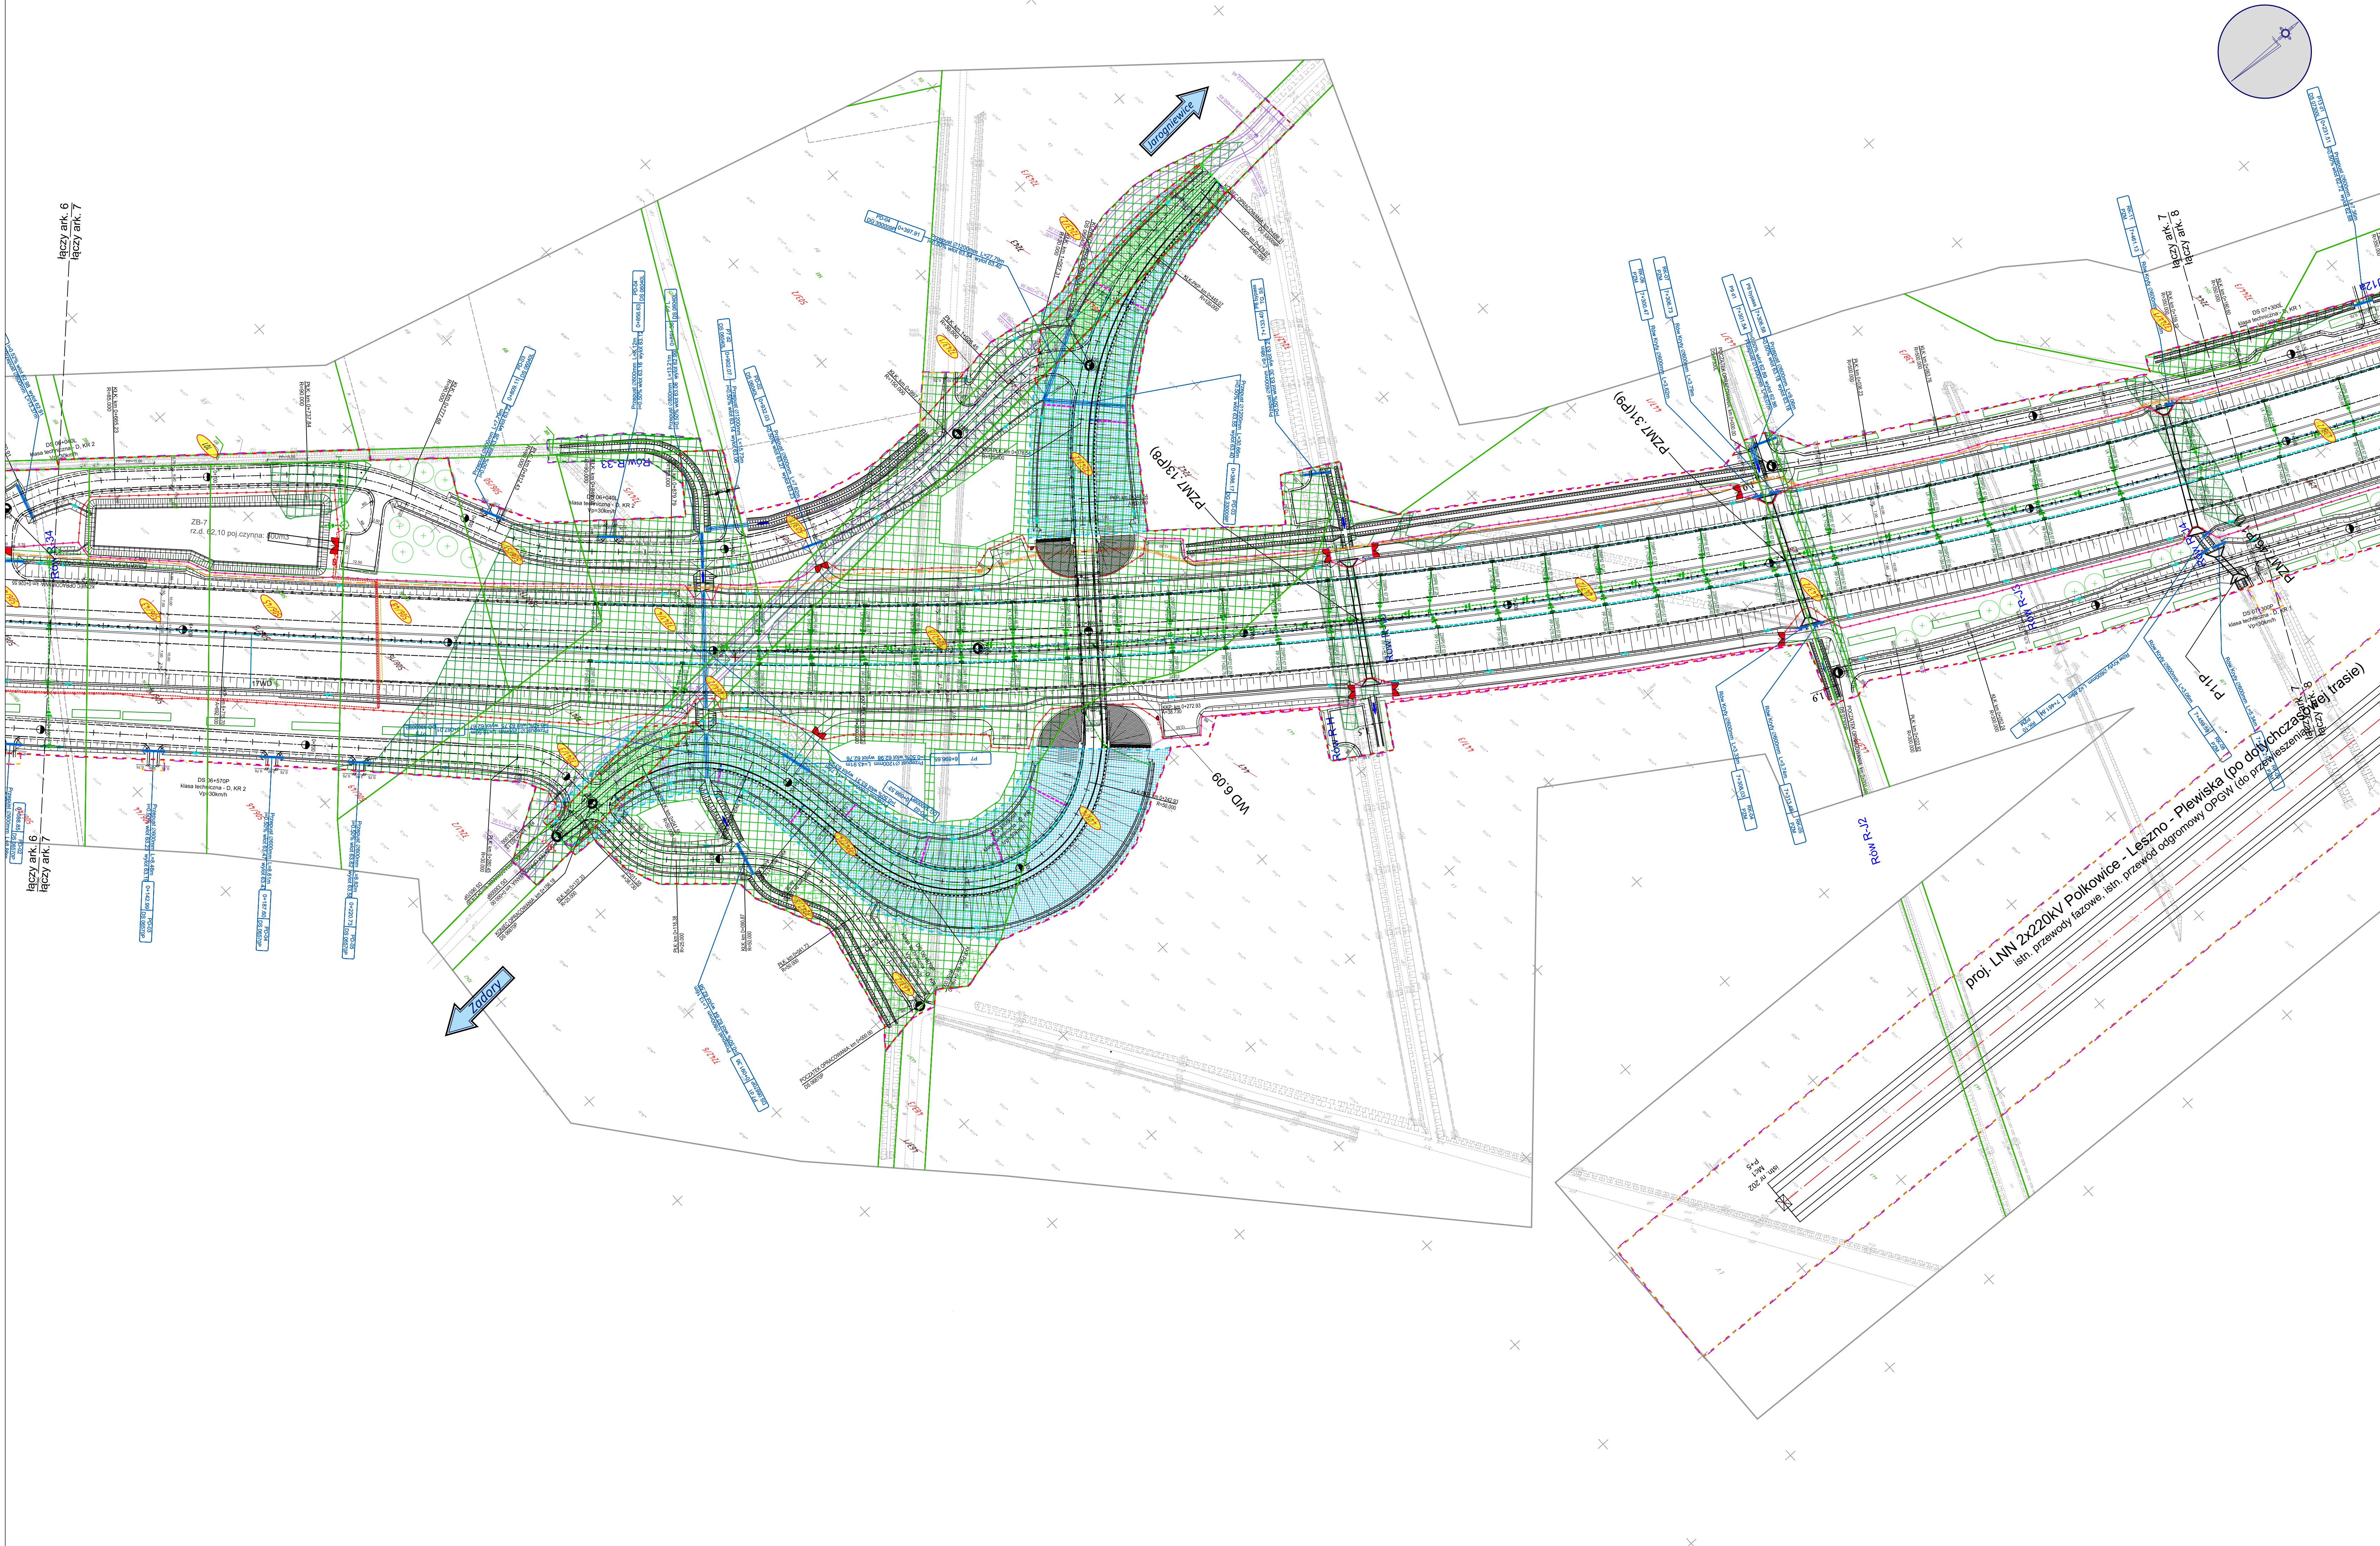

MAPA DO CELÓW PROJEKTOWYCH
skala 1:500

Mapa wykonana:
1. w układzie współrzędnych płaskich prostokątnych "2000"
2. w układzie wysokościowym Krasiński 60
Mapa numeryczna zawierała w wyniku wektoryzacji restra mapy
zasadniczej oraz pomiaru uzupełniającego.
Granice nieruchomości (działek) przyjęto na podstawie operatu
ewidencyjnego gminnego i budowlanego.
Mapa aktualna na miesiąc lipiec 2016r.
Nie wykonano badania stanu gruntów pod kątem służebności
gruntowych.
Zakres opracowania oznaczono linią czerwoną.
Oznaczenie zgłoszenia pracy geodezyjnej GN-16648-1612016.

Potwierdzam, że kopia mapy do celów
projektowych jest zgodna i oryginalna.
LAFRENTZ POLSKA Sp. z o.o.
Poznań, ul. Zbąszyńska 29
GŁÓWNY PROJEKTANT
mgr inż. Michał Schmidt
Up. bud. Nr WKP/0248/POOD/07

INWESTOR:				
GDDKiA Skarb Państwa - Generalny Dyrektor Dróg Krajowych i Autostrad z siedzibą w Warszawie, ul. Wronia 53, 00-874 Warszawa reprezentowany przez Generalną Dyrekcję Dróg Krajowych i Autostrad Oddział w Poznaniu, ul. Siemiradzkiego 5a, 60-763 Poznań				
WYKONAWCA:				
budimex BUDIMEX S.A. ul. Sławków 40, 01-040 Warszawa				
USŁUGODAWCA PROJEKTOWY:				
LAFRENTZ LAFRENTZ POLSKA sp. z o.o. ul. Zbąszyńska 29, 60-359 Poznań				
Nr umowy: GDDKiA-O-PO/D-3/2410/9/2015	Branża: PZT	Stadium: Projekt Budowlany	Rewizja: 2.1	Nr rysunku: 2
Zadanie: Zaprojektowanie i budowa drogi S5 Poznań - Wrocław, odc. Wronczyn - Kościan Południe				Arkusz: 7
Tom: TOM I PROJEKT ZAGOSPODAROWANIA TERENU Tom 1.2 Część rysunkowa				Skala: 1:1000
Nazwa rysunku: Projekt zagospodarowania terenu				Data: 02.2017 r.
Stanowisko:	Imię i nazwisko:	Specjalność:	Nr uprawnień:	
Koordynator/Projektant:	mgr inż. Anna Andrejewska-Kalinowska	Drogowo	WKPI0206/POOD/05	
Główny Projektant:	mgr inż. Michał Schmidt	Drogowo	WKPI0348/POOD/07	
Sprawdzający:	mgr inż. Andrzej Tajcher	Drogowo	WKPI0242/POOD/04	
Główny Projektant:	mgr inż. Mariusz Pastelnik	Mostowa	OPL0504/PWOM/09	
Sprawdzający:	mgr inż. Dariusz Mączyła	Mostowa	SLK1381/POOM/06	
Projektant:	mgr inż. Anna Chudzik	Sanitarna	SLK4668/POOS/13	
Sprawdzający:	mgr inż. Ewa Banaszczyk	Sanitarna	MAZ0225/POOS/11	
Projektant:	inż. Jacek Faber	Sanitarna	25/04/23	
Projektant:	mgr inż. Przemysław Iwański	Teletechniczna	DTT-TU02234/02/U	
Sprawdzający:	mgr inż. Andrzej Dudziński	Teletechniczna	125398/U	
Projektant:	mgr inż. Radosław Kaczmarek	Elektroenergetyka	POM0217/POOE/09	
Sprawdzający:	mgr inż. Jarosław Kur	Elektroenergetyka	78/G4/02	
Projektant:	mgr inż. Wiktor Gałęzowski	Elektroenergetyka	WKPI0384/POOD/13	
Sprawdzający:	mgr inż. Bartosz Balcerak	Elektroenergetyka	WKPI0378/POOE/12	
Projektant:	mgr inż. Tomasz Czajkowski	Elektroenergetyka	POM0075/PWOWE/12	
Sprawdzający:	mgr inż. Leszek Wiśniewski	Elektroenergetyka	POM0075/PWOWE/03	
Projektant:	mgr inż. Maciej Matyja	Architektoniczna	17/P/97	
Sprawdzający:	mgr inż. Roman Szumny	Architektoniczna	7342/1874/94	
Projektant:	mgr inż. Piotr Czekaj	Konstrukcyjno- inżynierska	POM0320/PWOK/12	
Sprawdzający:	mgr inż. Grzegorz Olewiczowski	Konstrukcyjno- inżynierska	POM0360/PWBK/15	
Projektant:	mgr inż. Agnieszka Błaszczak	Zieleni		
Sprawdzający:	mgr inż. Adrianna Przyłuska	Zieleni		
Projektant:	mgr inż. Paweł Tomczak	Melioracyjna	WKPI0060/ZOOW/14	
Sprawdzający:	mgr inż. Rafał Antoszewski	Melioracyjna	WKPI0209/ZOOW/06	